


MĚSTSKÝ ÚŘAD
TÁBOR

-25- *gk*

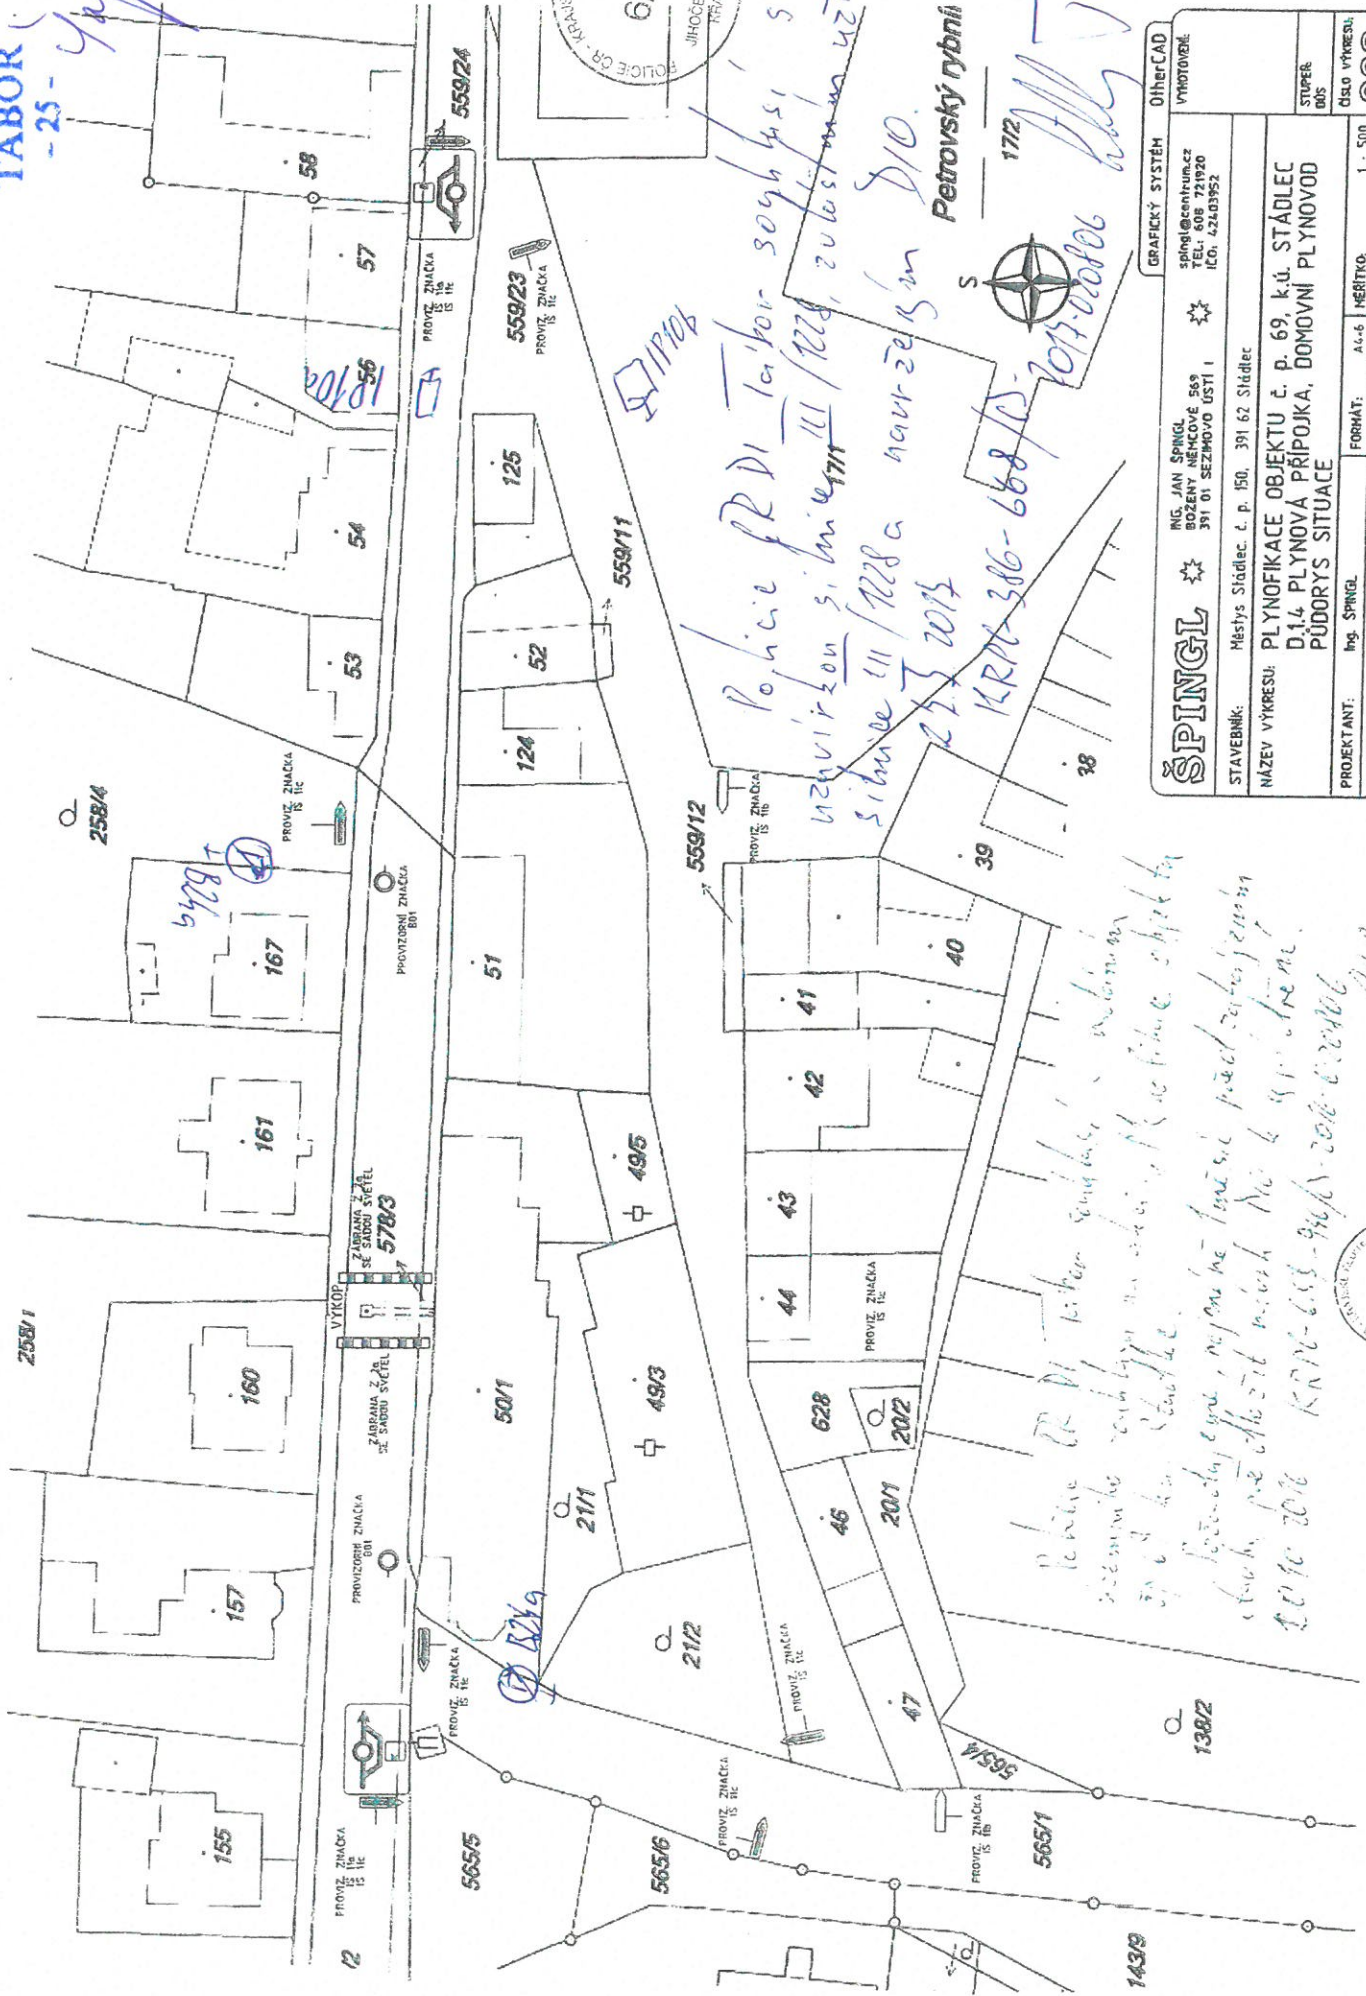

Policie RDI Tábor souhlasí s uzavřením s. linie III/228, zvláštním uz. 27.5.2013

KRM 386-668/15-1017-10106

Petrovský rybník

Policie RDI Tábor souhlasí s uzavřením s. linie III/228, zvláštním uz. 27.5.2013

KRM 386-668/15-1017-10106

ŠPINGL		ING. JAN ŠPINGL BOŽENY ŠILHAVECKÉ 569 391 01 SEZPROVO USTÍ I		GRAFICKÝ SYSTÉM OtherCAD	
STAVEBNÍK: Město Stádlec, c. p. 150, 391 62 Stádlec		spingl@centrum.cz TEL: 608 721920 ICO: 424 03952		VYMOTOVÁNÍ	
NAZEV VÝKRESU: PLYNOFIKACE OBJEKTU č. p. 69, k.ú. STÁDLEC D1.4 PLYNOVÁ PŘÍPOJKA, DOMOVNÍ PLYNOVOD PŮDORYS SITUACE		FORMÁT: A4-6		STUPEŇ 003	
PROJEKTANT: Ing. ŠPINGL		MĚŘÍTKO: 1 : 500		ČÍSLO VÝKRESU:	
VYPRACOVAL: Ing. ŠILHAVECKÝ		DATUM: 09/2016		ČÍSLO ZAKÁZKY: 159/2016	

